

Инв. № подл.	Взам. инв. №
1301	

Ведомость рабочих чертежей основного комплекта		
Лист	Наименование	Примечание
1	Общие данные	
2	План 1-го этажа на отм. 0,000	
3	План 2-го этажа на отм. +3,400	

Ведомость основных комплектов рабочих чертежей		
Обозначение	Наименование	Примечание
СК-ПКО-12/19-01-1.9-ПС	Пожарная сигнализация	
СК-ПКО-12/19-01-1.9-АС	Архитектурно-строительные решения	
СК-ПКО-12/19-01-1.9-ОВ	Отопление и вентиляция	

Чертежи разработаны в соответствии с действующими нормами, правилами, инструкциями и государственными стандартами и обеспечивают безопасную эксплуатацию запроектированных взрывоопасных и пожароопасных объектов.

Начальник ПКО  О.В. Ермакова
"___" _____ 2020г.

Ведомость спецификаций		
Лист	Наименование	Примечание
3	Спецификация элементов	

Общие указания

1. В рамках данного проекта предусматривается устранение нарушений по результатам проверки представителями Отдела надзорной деятельности и профилактической работы г. Анжеро-Судженска, Яйского и Ижморского районов в августе 2019г (предписание № 286-324-1-191 от 22.11.2019 г.).

2. За относительную отметку 0,000 принята отметка чистого пола 1-го этажа.


3. Проект разработан для строительства в районе со следующими природно-климатическими условиями:

- температура наружного воздуха - минус 39°C;
- нормативное значение ветрового давления - 38 кгс/м²;
- расчетное значение снеговой нагрузки - 240 кгс/м²;
- расчетная сейсмичность 6 баллов.

4. Все строительные работы производить в соответствии с требованиями нормативных документов, проекта производства работ и данного проекта.

						СК-ПКО-12/19-01-1.10-АС		
						1-ый пусковой комплекс НПЗ "Северный Кузбасс". Склад нефти с терминалом налива нефти в автоцистерны		
Изм.	Кол.уч.	Лист	№ док.	Подпись	Дата	Локальные очистные сооружения промливневых стоков (поз. 1.10)	Стадия	Лист
Разраб.	Богданова			19.02.20			Р	1
Провер.	Богданова			19.02.20				3
						Общие данные	ООО "АНГК". Обособленное подразделение "Проектно-конструкторский отдел"	
Н.Контр.	Тимова			19.02.20				
ГИП	Ермакова			19.02.20				

План 1-го этажа на отм. 0,000

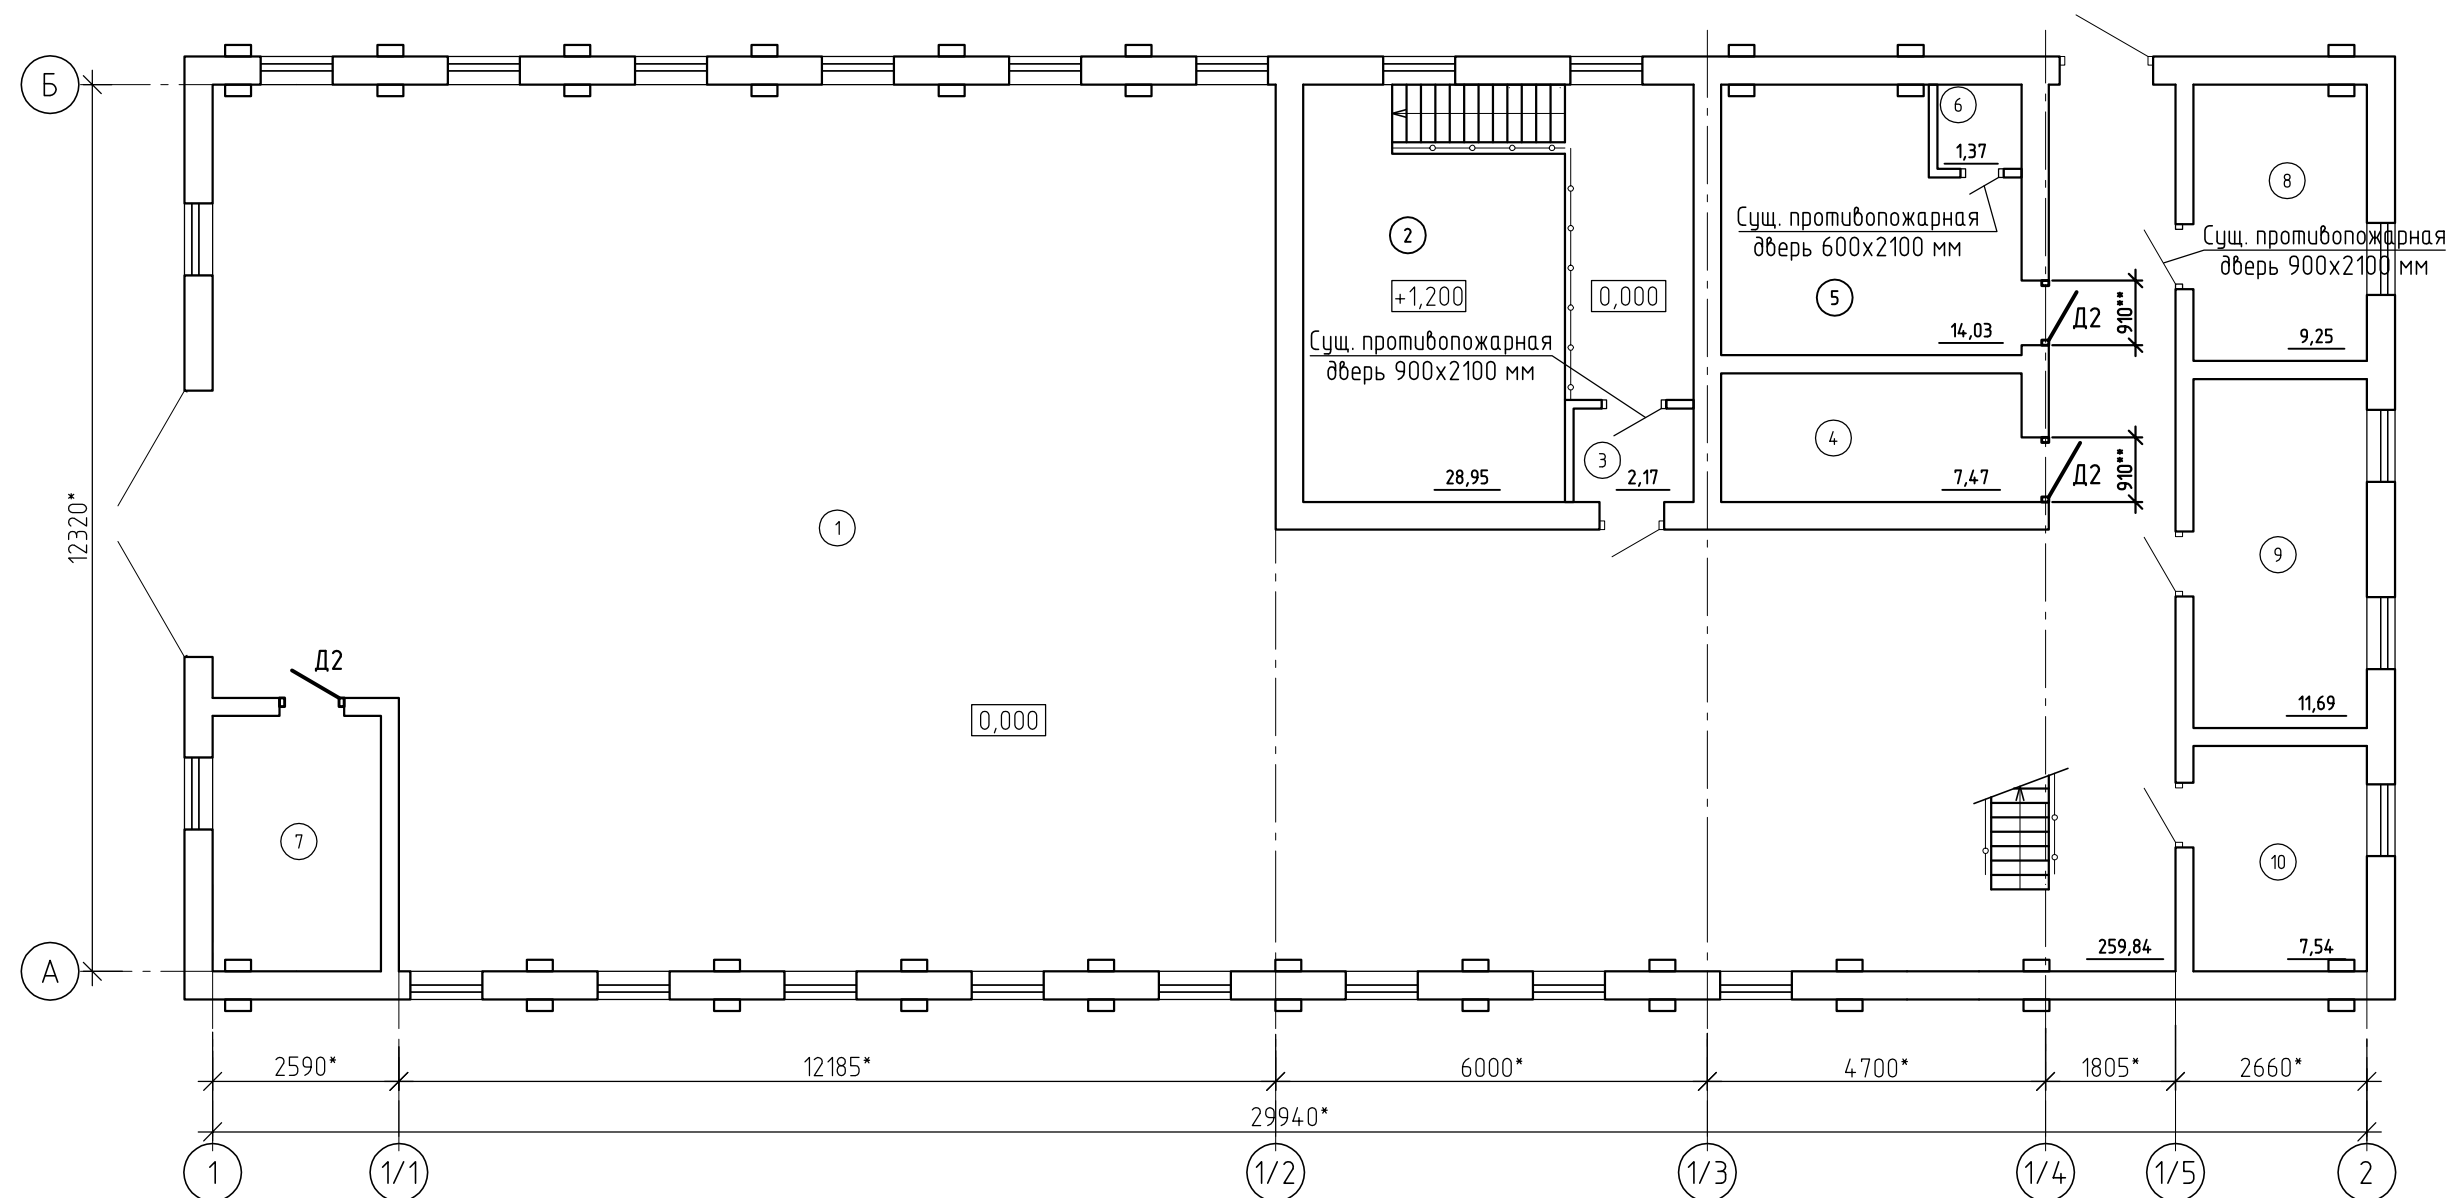

Экспликация помещений

Номер помеще-ния	Наименование	Площадь, м ²	Кат.* помеще-ния
1	Производственное помещение	259,84	Д
2	Электрокаталитическая	28,95	А
3	Тамбур	2,17	Д
4	Компрессорная	7,47	В4
5	Венткамера приточная	14,03	Д
6	Венткамера приточная	1,37	Д
7	Склад электродов и реагентов	8,31	В4
8	Электрощитовая	9,25	Д
9	Операторная КИПиА	11,69	Д
10	Теплопункт	7,54	Д


- Существующие двери в стенах для входа в помещения склада электродов и реагентов, приточной камеры и компрессорной необходимо заменить на металлические противопожарные двери 1-го типа с требуемым пределом огнестойкости EI60.
- Поврежденные во время демонтажа откосы кирпичных стен оштукатурить цементно-песчаным раствором М200, выровнять шпатлевкой по типу Ceresit СТ 225 и окрасить водоэмульсионной краской за 2 раза в тон существующей окраске.
- Размеры со знаком ** уточнить по месту.
- Размеры со знаком * – справочные.
- Спецификацию элементов к плану см. лист 3.

Инв. № подл.	Взам. инв. №
1301	

Подпись и дата	
----------------	--

СК-ПКО-12/19-01-1.10-АС					
1-ый пусковой комплекс НПЗ "Северный Кузбасс". Склад нефти с терминалом налива нефти в автоцистерны					
Изм.	Кол.уч.	Лист	№ док.	Подпись	Дата
Разраб.	Богданова	19.02.20			
Провер.	Богданова	19.02.20			
Локальные очистные сооружения промливневых стоков (поз. 1.10)					
План 1-го этажа на отм. 0,000					
Н.Контр.	Тимова	19.02.20			
ГИП	Ермакова	19.02.20			
Стадия				Лист	Листов
Р				2	
ООО "АНГК". Обособленное подразделение "Проектно-конструкторский отдел"					

План 2-го этажа на отм.3,400

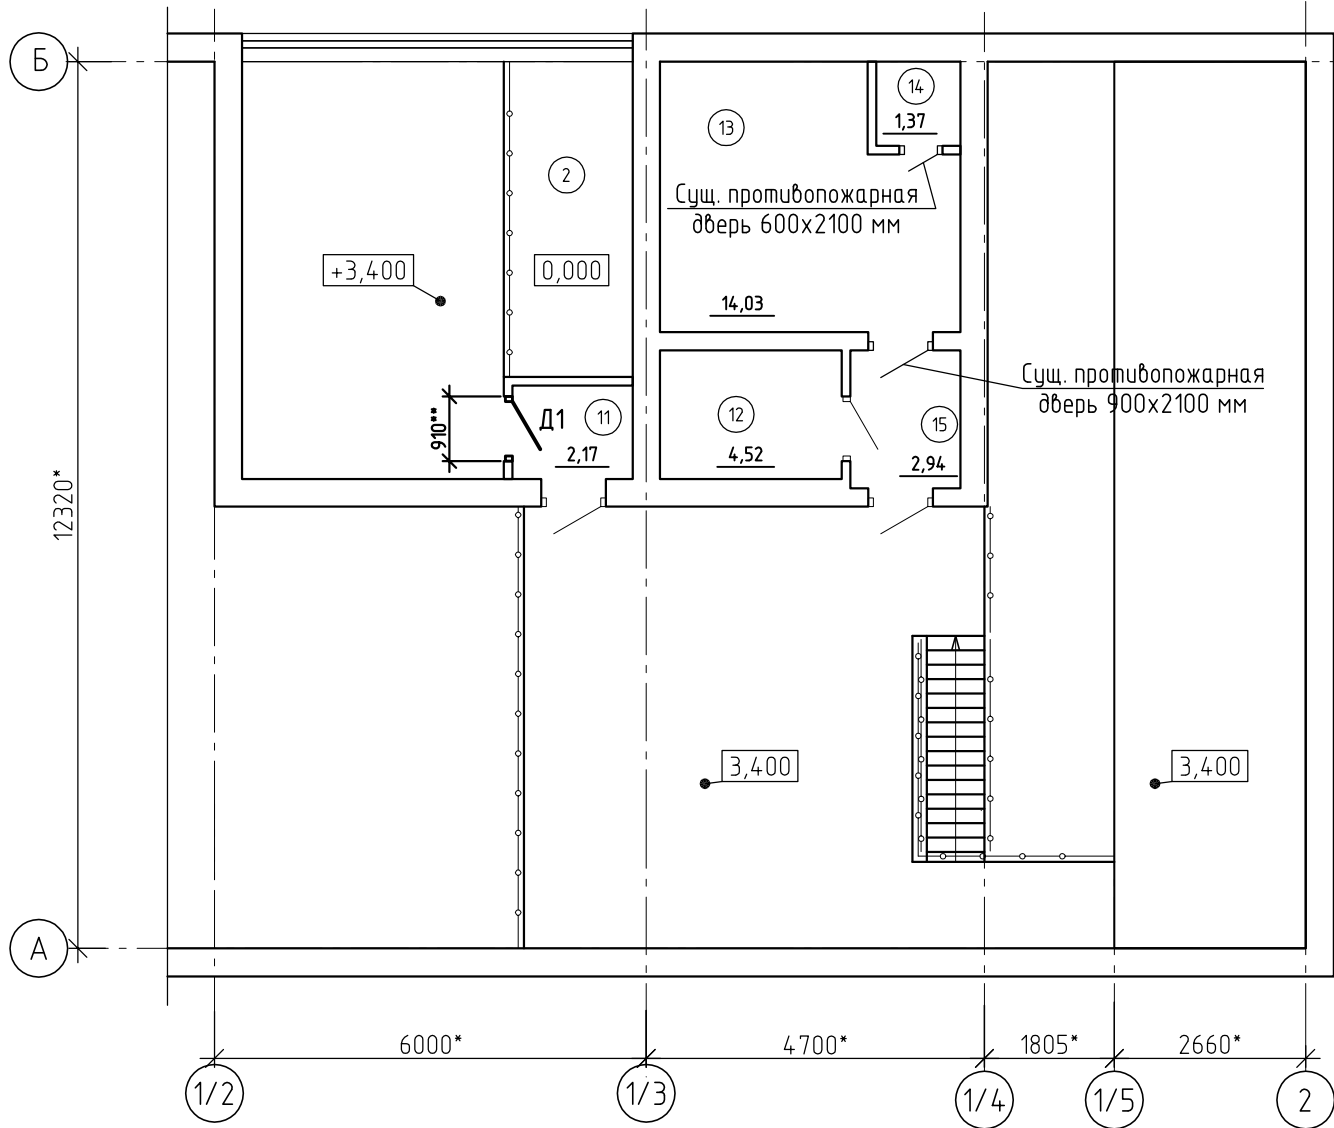

Экспликация помещений

Номер помещения	Наименование	Площадь, м ²	Кат.* помещения
2	Электрокаталитическая	28,95	А
11	Тамбур	2,17	Д
12	Выпрямительная	4,52	Д
13	Венткамера вытяжная	14,03	А
14	Техническое помещение	1,37	Д
15	Тамбур	2,94	Д

Спецификация элементов

Поз.	Обозначение	Наименование	Кол.	Масса ед.,кг	Примечание
Двери					
Д1	ГОСТ 57327-2016, ТУ 5262-600-34595938-2004	Дверь противопожарная стальная глухая однопольная ДПС 01 2100**-880** правая EI60	1		
Д2	ГОСТ 57327-2016, ТУ 5262-600-34595938-2004	Дверь противопожарная стальная глухая однопольная ДПС 01 2100**-880** левая EI60	3		
Материалы					
		Цементно-песчаный раствор М200	0,2 м ³		Штукатурка откосов
		Шпаклевка стен и откосов	6,0 м ²		
		Покраска стен и откосов	12,0 м ²		
Демонтаж					
		Дверной блок из ПВХ 900х2100(н) мм	3		
		Штукатурка стен	0,2 м ³		Откосы

1. Существующие двери в стенах для входа в помещение электрокаталитической необходимо заменить на металлические противопожарные двери 1-го типа с требуемым пределом огнестойкости EI60.
2. Поврежденные во время демонтажа откосы кирпичных стен оштукатурить цементно-песчаным раствором М200, выровнять шпатлевкой по типу Ceresit СТ 225 и окрасить водоэмульсионной краской за 2 раза в тон существующей окраске.
3. Размеры со знаком ** уточнить по месту.
4. Размеры со знаком * - справочные.

Инв № подл.	Взам. инвн
1301	

Подпись и дата	
----------------	--

						СК-ПКО-12/19-01-1.10-АС					
						1-ый пусковой комплекс НПЗ "Северный Кузбасс ". Склад нефти с терминалом налива нефти в автоцистерны					
Изм.	Кол.уч.	Лист	№ док.	Подпись	Дата						
Разраб.		Богданова		<i>Богданова</i>	19.02.20	Локальные очистные сооружения промливневых стоков (поз. 1.10)			Стадия	Лист	Листов
Провер.		Богданова		<i>Богданова</i>	19.02.20				Р	3	
									ООО "АНГК". Обособленное подразделение "Проектно-конструкторский отдел"		
Н.Контр.		Тимова		<i>Тимова</i>	19.02.20	План 2-го этажа на отм.3,400					
ГИП		Ермакова		<i>Ермакова</i>	19.02.20						